


CASA EN LA AVENIDA DE JOSE ANTONIO N°43 CON VUELTA A SILVA N°16 PLANTA BAJA



Extintores
Bocas de Incendios

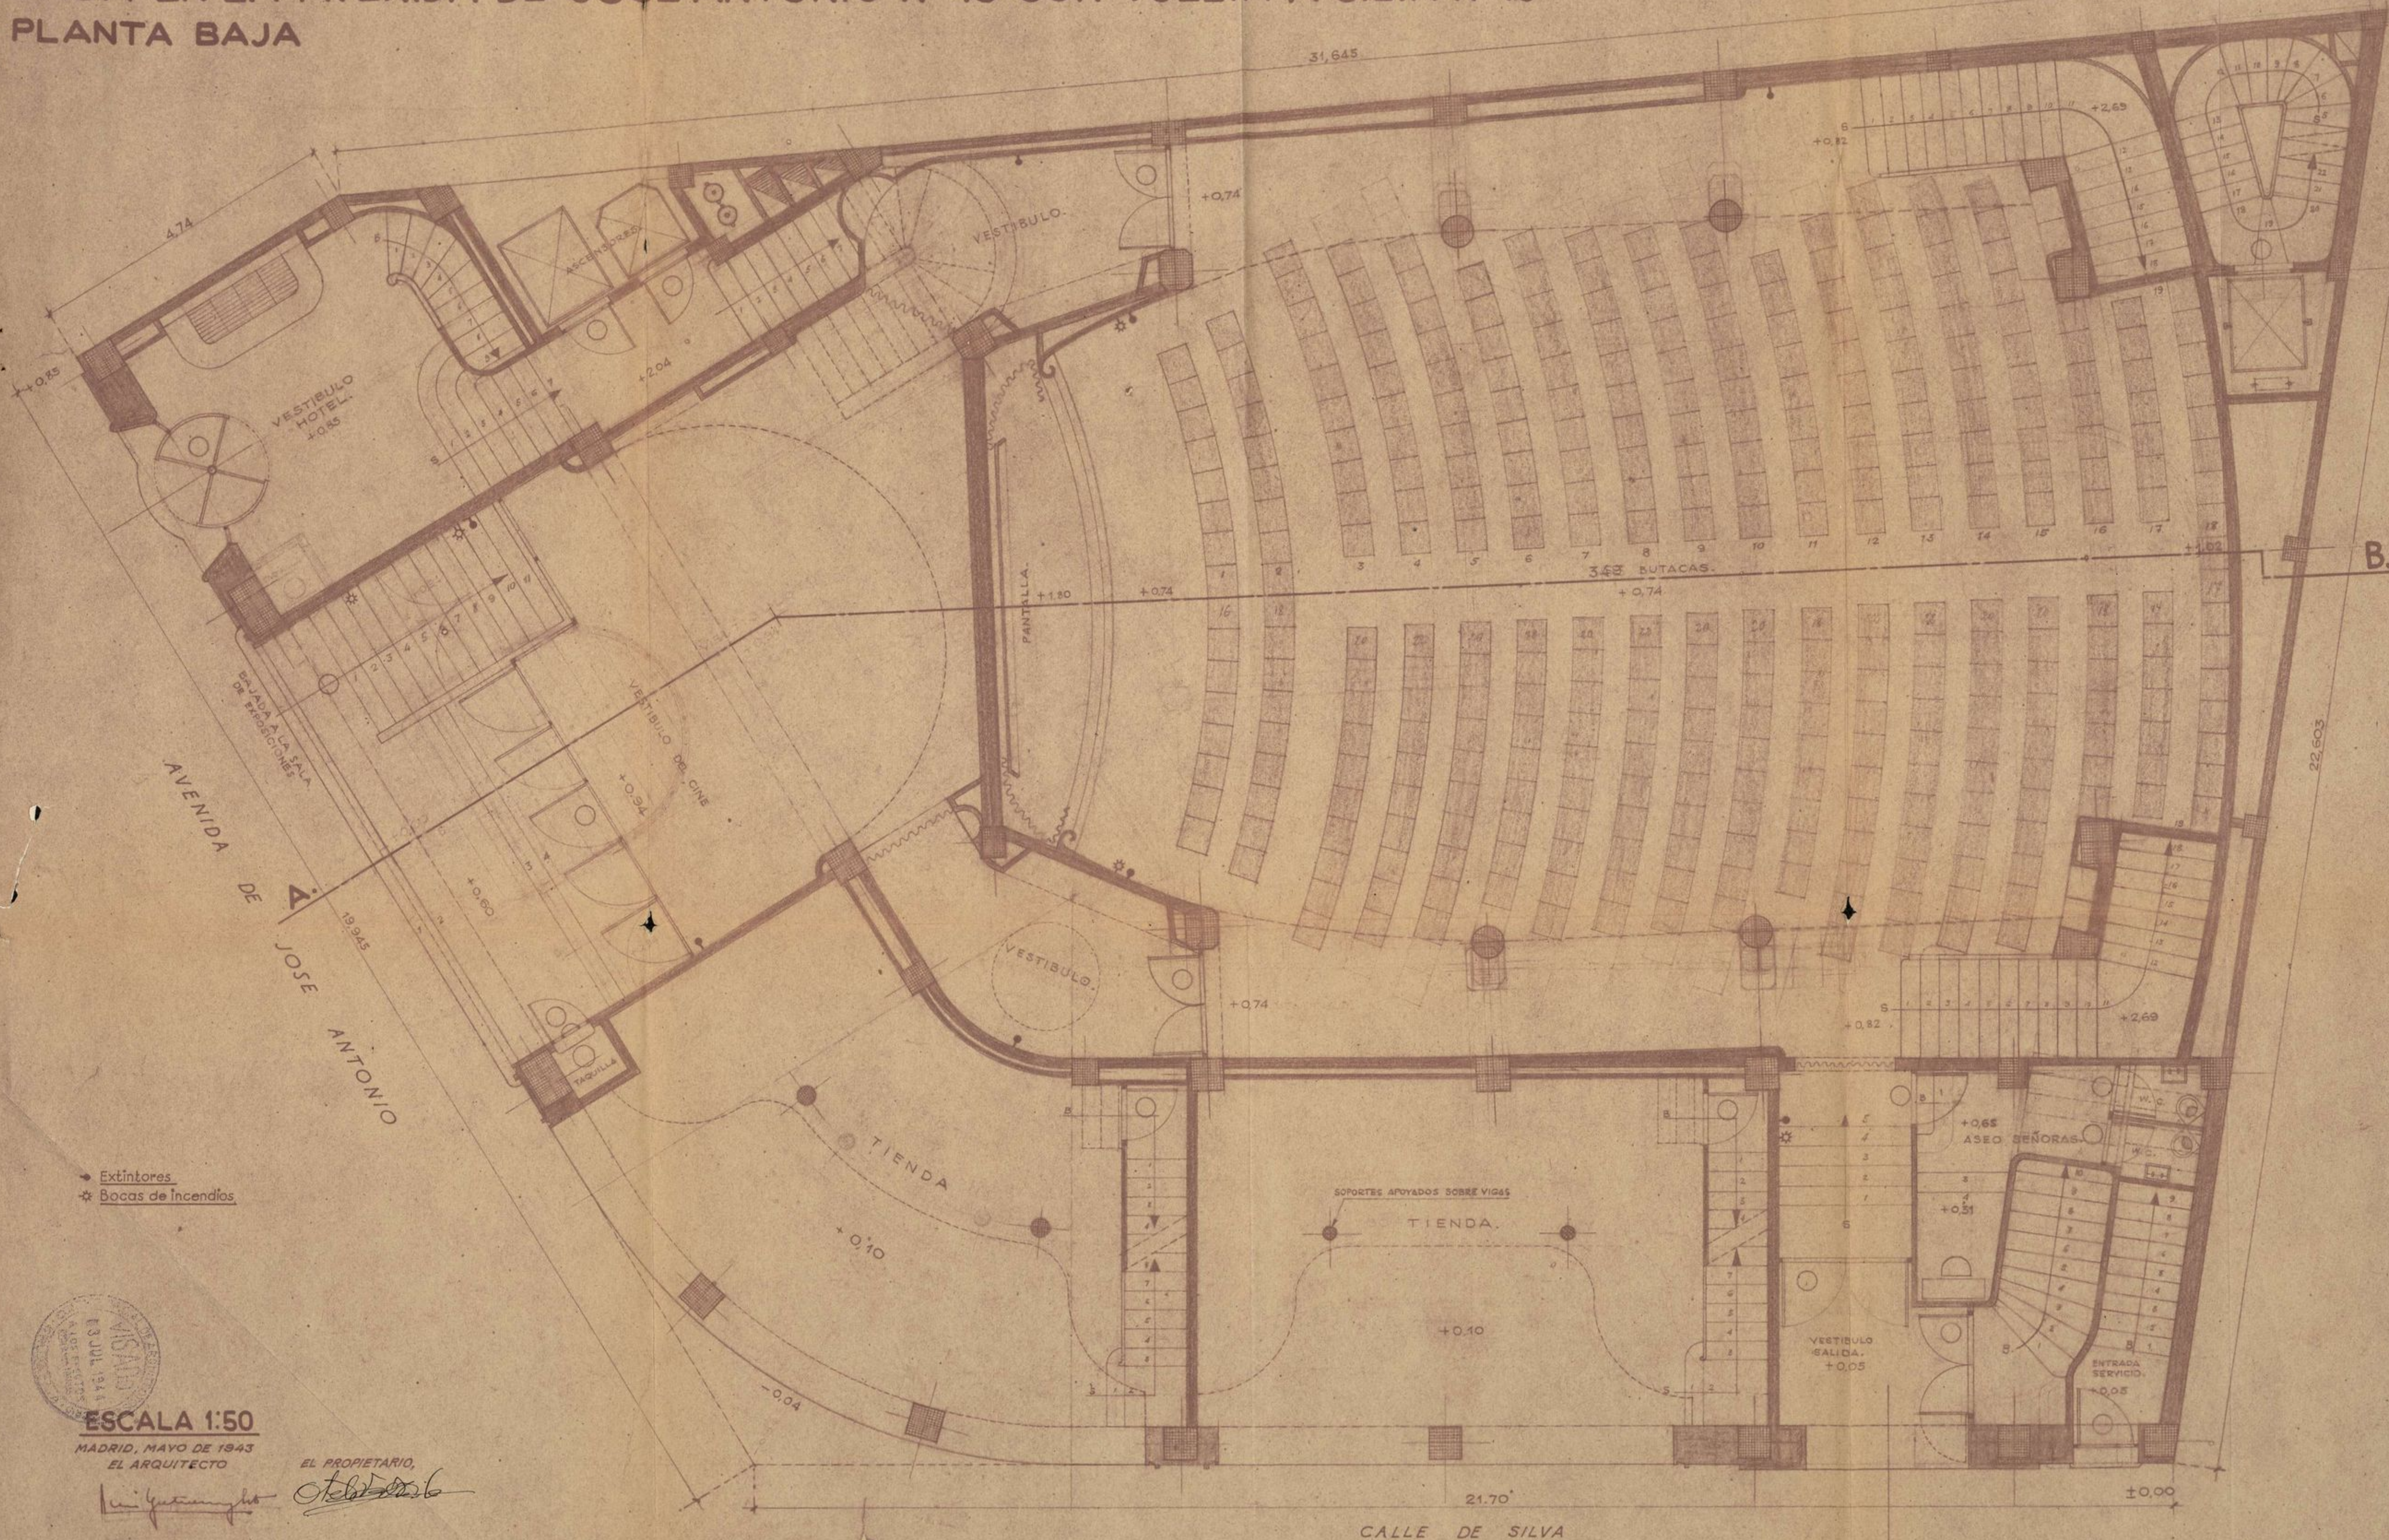

ESCALA 1:50
MADRID, MAYO DE 1943
EL ARQUITECTO

EL PROPIETARIO,

[Signature] *[Signature]*