

- ☐ *Pozo auxiliar de nueva planta*
- ☒ *Capote de nueva planta*
- ☐ *Cascaran no visible en la sequencia*
- ☐ *Cascaran visible*
- ☒ *Capitate actual*
- ☐ *Galeria con el agua al descubierta*
- ☐ *Galeria sin agua*
- ☐ *Galeria hundida*
- ☐ *Tuberia cubierta en arroyo*

[illegible]

1720 125

REPUBLICA ARGENTINA
GOBIERNO FEDERAL
MINISTERIO DE AGRICULTURA
Y FOMENTO

Madrid Abril de 1910

El Ingeniero auxiliar

J. L. Linares

El Ing^o Jefe del Servicio

J. L. Linares

V^o B^o

EL INGE^o DIRECTOR.

Ayuntamiento de Madrid

AYUNTAMIENTO DE MADRID

SERVICIO DE FONTANERIA-ALCANTARILLAS

Proyecto de reforma, reparacion
y saneamiento del *Viaje* de aguas
potables llamado *La Alcantarilla*
desde su origen hasta Tetuan.


PLANO GENERAL

Escala 1/2000

Hoja 1ª

Signos convencionales

- Pasa auxiliar de nueva planta
- Capote de nueva planta
- Capote en uso en la superficie
- Cascan visible
- Capote actual
- Galleta con el agua al devuelto

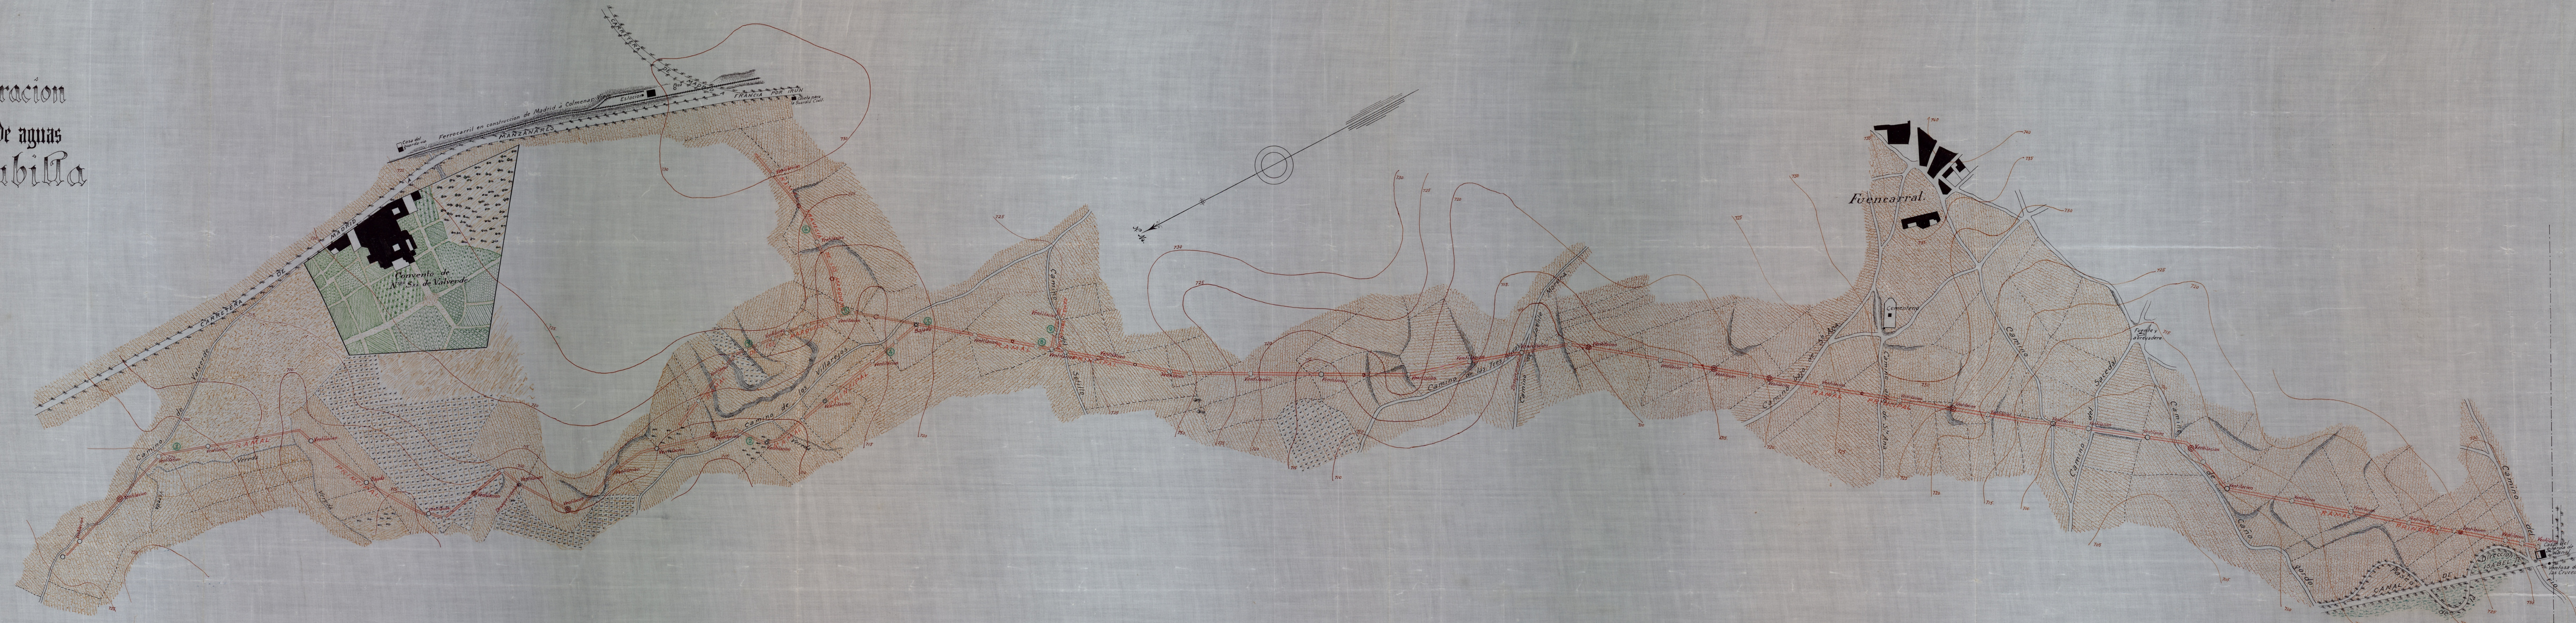

CAPTACIONES	
1.	Primer pazo de bajada Convento de Valverde
2.	Resaca del capote aguas abajo caudal (Caudal de Villanueva)
3.	Aguas abajo pazo de caudal de Villanueva del Real que en el de los Marqueses
4.	Plazas para abastecer al camino de Villanueva
5.	Aguas abajo caudal de Villanueva de los Marqueses
6.	Travesa de los Marqueses
7.	Resaca del canal de los Marqueses
8.	Resaca del canal para primer canal (los Olivos) que a San de los Olivos
9.	Resaca canal Tres Olivos

Madrid 30 Abril de 1910
El Ingº Jefe del servicio
Vº Bº
EL INGEº DIRECTOR
P. M. M. M.

Ayuntamiento de Madrid

129