

AYUNTAMIENTO DE MADRID

Servicio de Fontanería-Alcantarillas

PROYECTO DE ALCANTARILLA TUBULAR EN LA CALLE DE MELENDEZ VALDES entre las de Galileo y Vallehermoso

Hoja 1.<sup>a</sup>

Plano general y Perfil longitudinal.

Figura I=Plano general = ESCALA 1:500  
 Id II-Perfil longitudinal=Escalas { Horizontales 1:1000  
 Verticales 1:100


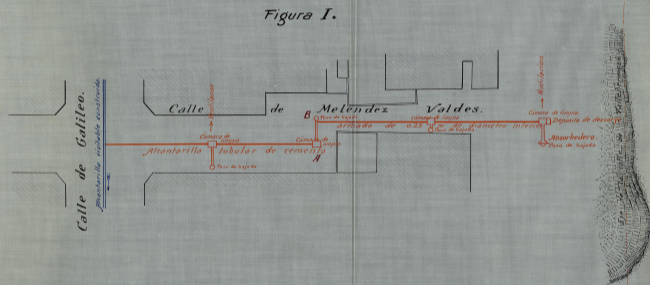


Figura II.

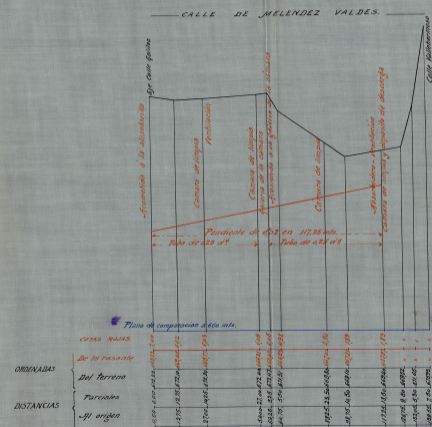

Madrid 20 de Noviembre de 1911  
 El Ingeniero Jefe del Servicio  
*[Firma]*  
 V.<sup>o</sup> B.<sup>o</sup>  
 El Ingeniero Director

AYUNTAMIENTO DE MADRID

Servicio de Fontanería-Alcantarillas

PROYECTO DE ALCANTARILLA  
TUBULAR EN LA CALLE DE  
MELENDEZ VALDES  
entre las de Galileo y Vallehermoso

Hoja 2.<sup>a</sup>

Sección y modelo de  
entibación

Escala 1:10



Madrid 20 de Noviembre 1911  
El Ingeniero jefe del Servicio

V.º B.º

El Ingeniero Director



*[Handwritten signature]*

AYUNTAMIENTO DE MADRID

Servicio de Fontanería-Alcantarillas

PROYECTO DE ALCANTARILLA

TUBULAR EN LA CALLE DE

MELENDEZ VALDES

entre las de Galileo y Vallehermoso


Hoja 3.

Cámara de limpia con bajada lateral.


Escala 1:20.

Ayuntamiento de Madrid



Sección A.B.

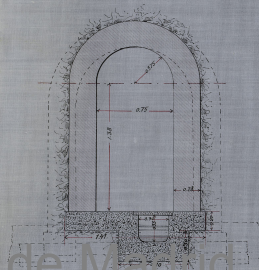



Sección C.D.

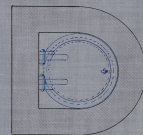

Sección

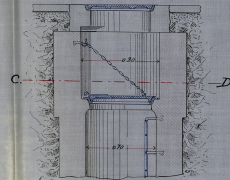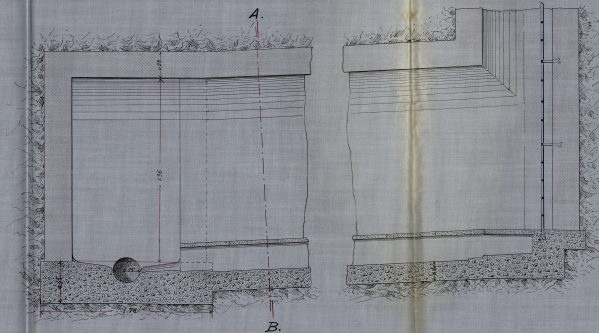

Planta.

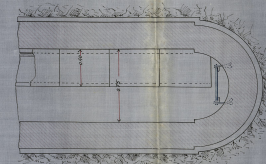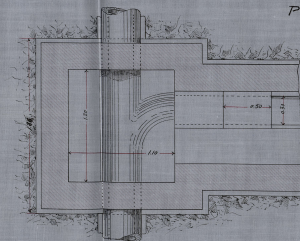

Madrid 20 de Noviembre de 1911

El Ingeniero Jefe del Servicio

V.º B.º  
El Ingeniero Director



*J. C. Serrano*



AYUNTAMIENTO DE MADRID

Servicio de Fontanería-Alcantarillas

PROYECTO DE ALCANTARILLA

TUBULAR EN LA CALLE DE

MELENDEZ VALDES

entre las de Galileo y Vallehermoso


Hoja 5<sup>a</sup>

Depósito de descarga


Escala 1:20

Ayuntamiento de Madrid


Sección C.D.

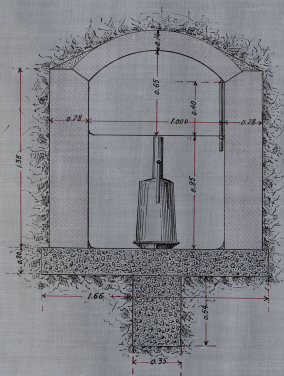

Sección E.F.

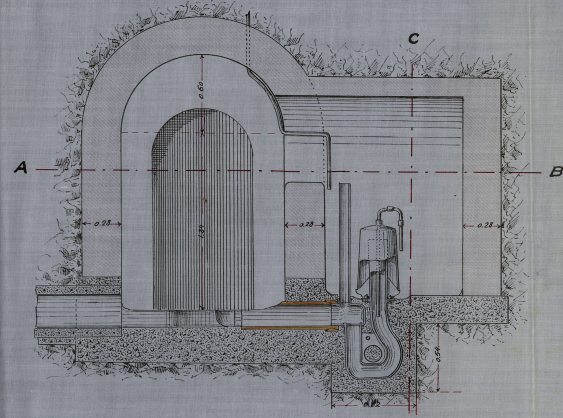

Sección A.B

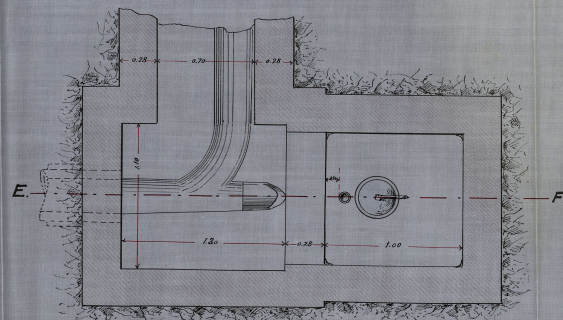

Madrid 20 de Noviembre de 1911

El Ingeniero Jefe del Servicio

V<sup>o</sup> B<sup>o</sup>

El Ingeniero Director



AYUNTAMIENTO DE MADRID


Servicio de Fontanería-Alcantarillas

PROYECTO DE ALCANTARILLA  
TUBULAR EN LA CALLE DE  
MELENDEZ VALDES  
entre las de Galileo y Vallehermoso

Hoja 6<sup>a</sup>

Chimenea farola de salida de aire

Escala 1:10

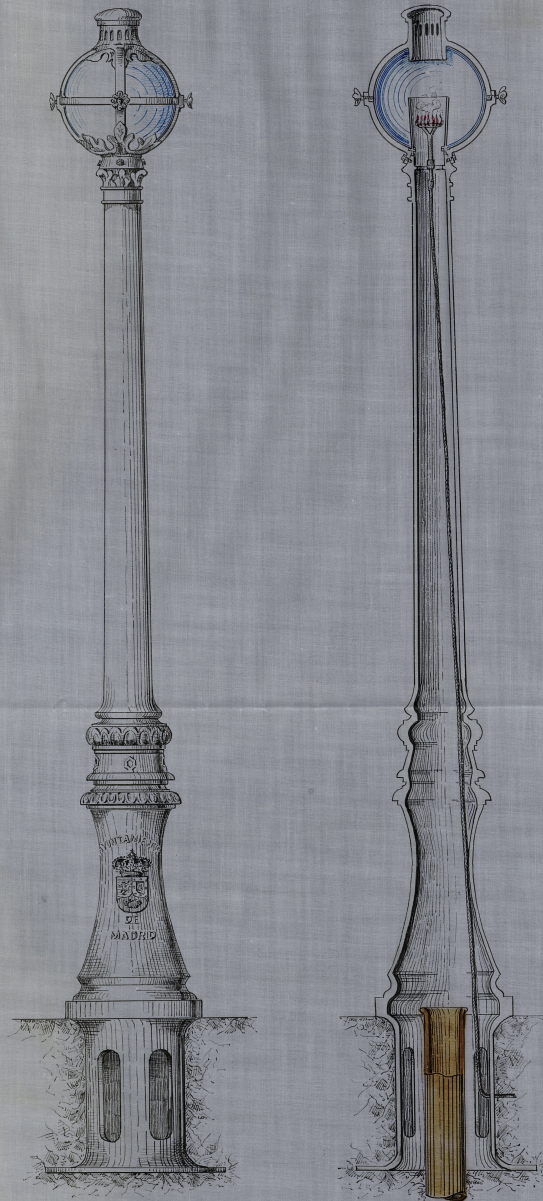

V.º B.º  
El Ingeniero Director

Madrid 20 de Noviembre de 1911  
El Ingeniero Jefe del Servicio



AYUNTAMIENTO DE MADRID

Servicio de Fontanería-Alcantarillas



PROYECTO DE ALCANTARILLA  
TUBULAR EN LA CALLE DE  
MELENDEZ VALDES  
entre las de Galileo y Vallehermoso

Hoja 1.<sup>a</sup>

MODELOS DE TAPAS

Escala 1:5

 Ayuntamiento de Madrid

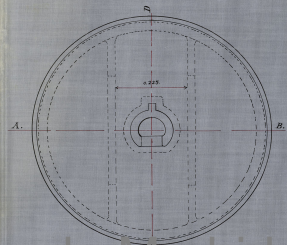

SECCION POR CD.




VISTA DE LA TAPA.




TAPA DE CIERRE HERMÉTICO

SECCION POR EF.

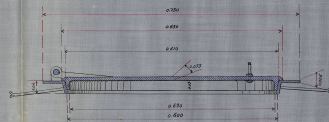



ESCALA DE 1:5.

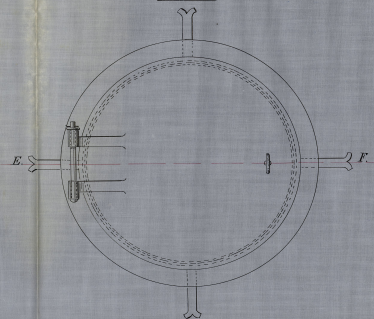

TAPA PARA ABSORBEDEROS

ESCALA DE 1:5.

 SECCION POR GH.

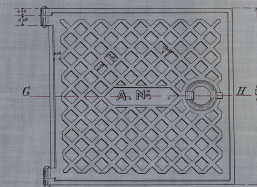

Madrid 20 de Noviembre de 1911

El Ingeniero Jefe del Servicio

V.º B.º  
El Ingeniero Director